



[illegible]

PLANTA BAIXA – TEATRO
MEZANINO INTERIOR
ESCALA 1:200

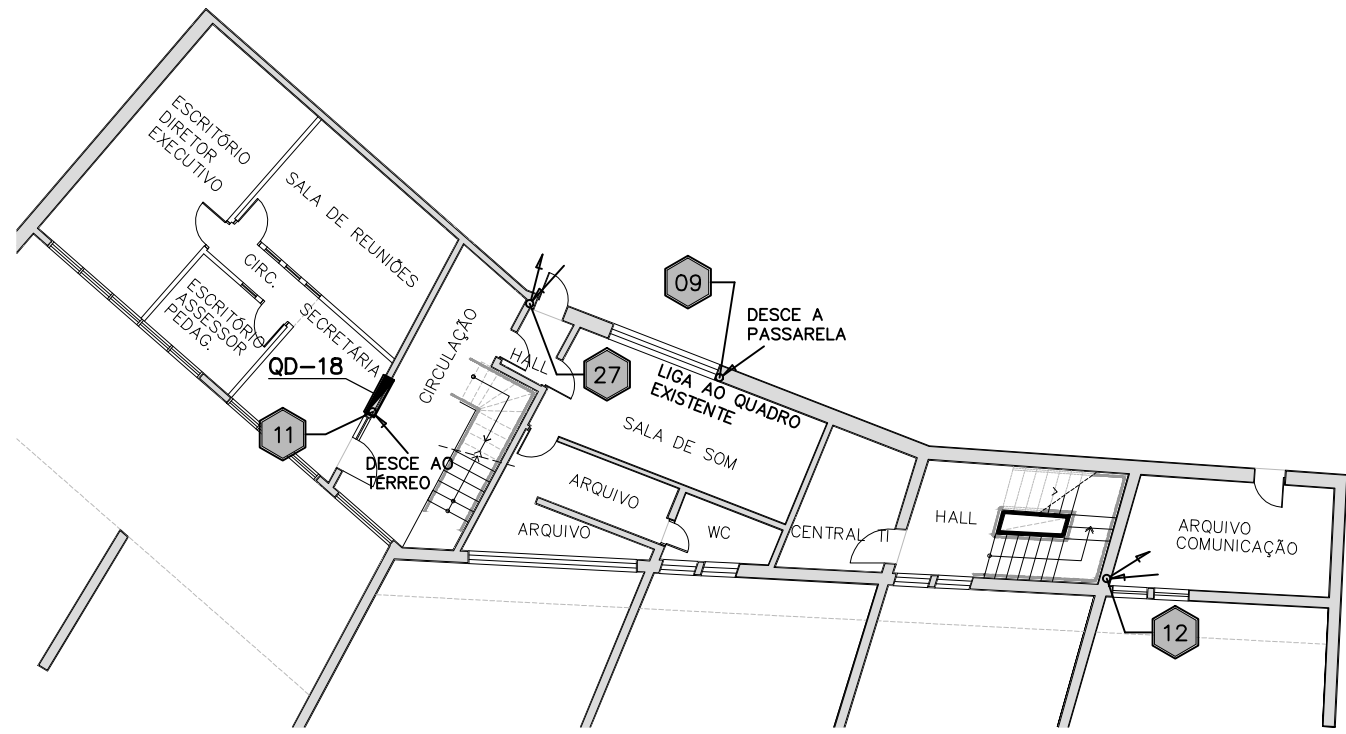

PLANTA BAIXA – TEATRO
1º PAV. – ESCRITÓRIOS
ESCALA: 1:200

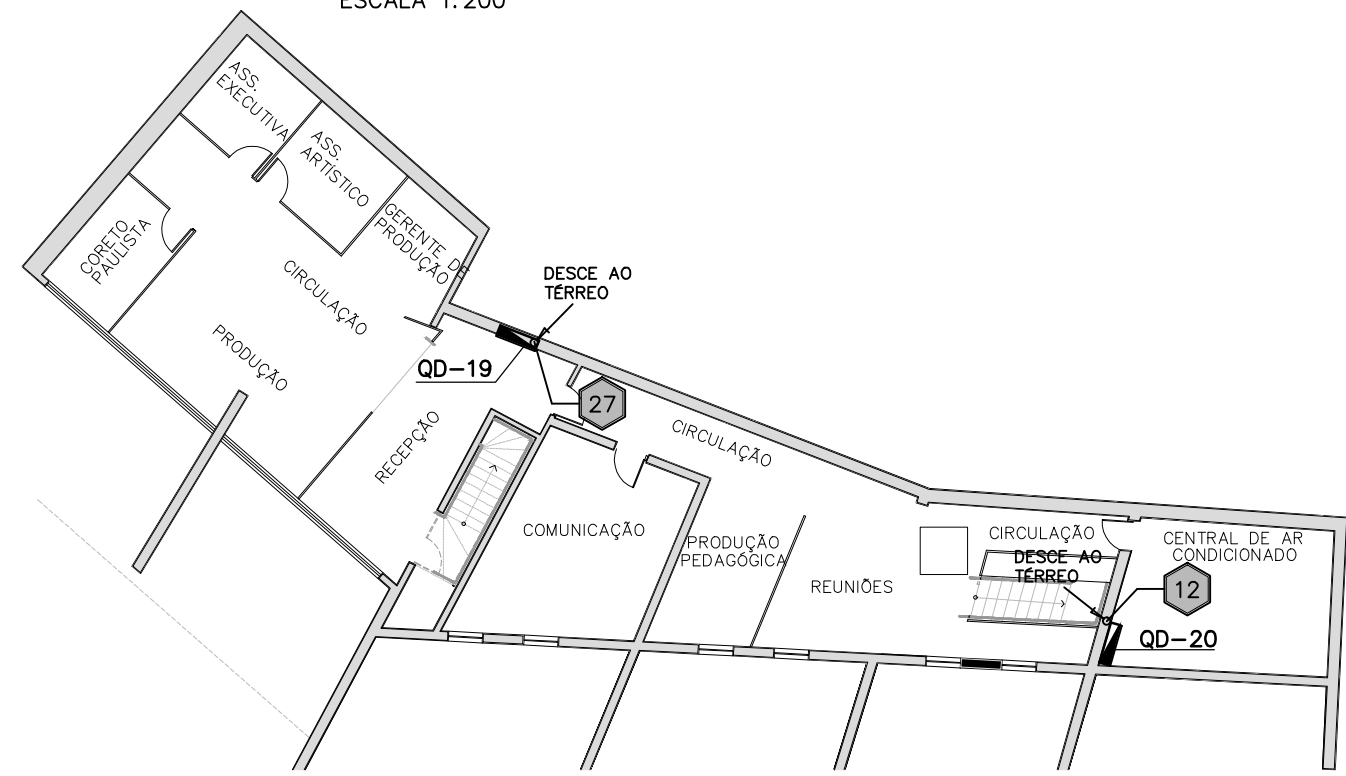

PLANTA BAIXA – TEATRO
2º PAV. – ESCRITÓRIOS
ESCALA 1:200

NOTAS – ELÉTRICA

- | | | | |
|---|------------|--------------------------|-----------|
| 1 | 21/10/2012 | P.D.A. PROJETO EXECUTIVO | |
| REV.1 | | RESP. DISCRIMINAÇÃO | |
|  pdapriple | | | |
| <p>pdapriple consultoria e projetos ltda.</p> <p>Rua do Arsenal, 200, 2º. 805, V. Mariana, São Paulo, SP, 04122-030</p> <p>CNPJ: 08.918.235/0001-07, e-mail: procedimentos@pdapriple.com.br</p> | | | |
| CLIENTE: | | | |
| TAPERA – ARQ. E PATRIMÔNIO CULTURAL | | | |
| CONSERVATÓRIO MUSICAL DE TATUI – UN-1 | | | |
| LOCAL: | | | |
| RUA SÃO BENTO, 415, CENTRO, TATUI, SP | | | |
| ASSUNTO: | | | |
| IMPLANTAÇÃO GERAL E PAVIMENTOS | | | |
| GRUPOS ALIMENTADORES DOS | | | |
| QUADROS ELÉTRICOS | | | |
| DISCIPLINA: | PROJETO DE | ARQUIVO | |
| ELÉTRICA | 22.775 | 22775-E01- UN1 DWG | |
| RESP. TÉCN. | P.D.A. | 1: 2.000 | REV. 1 |
| DESENHO: | | | E-01/04 1 |